



施設の配図	1-1200 (B-4)			水俣高等学校	校名	番号	理番号	理番号	理番号	理番号	理番号	理番号
	縮尺	1	1									
				4	3	5	5	5	2	9	0	0

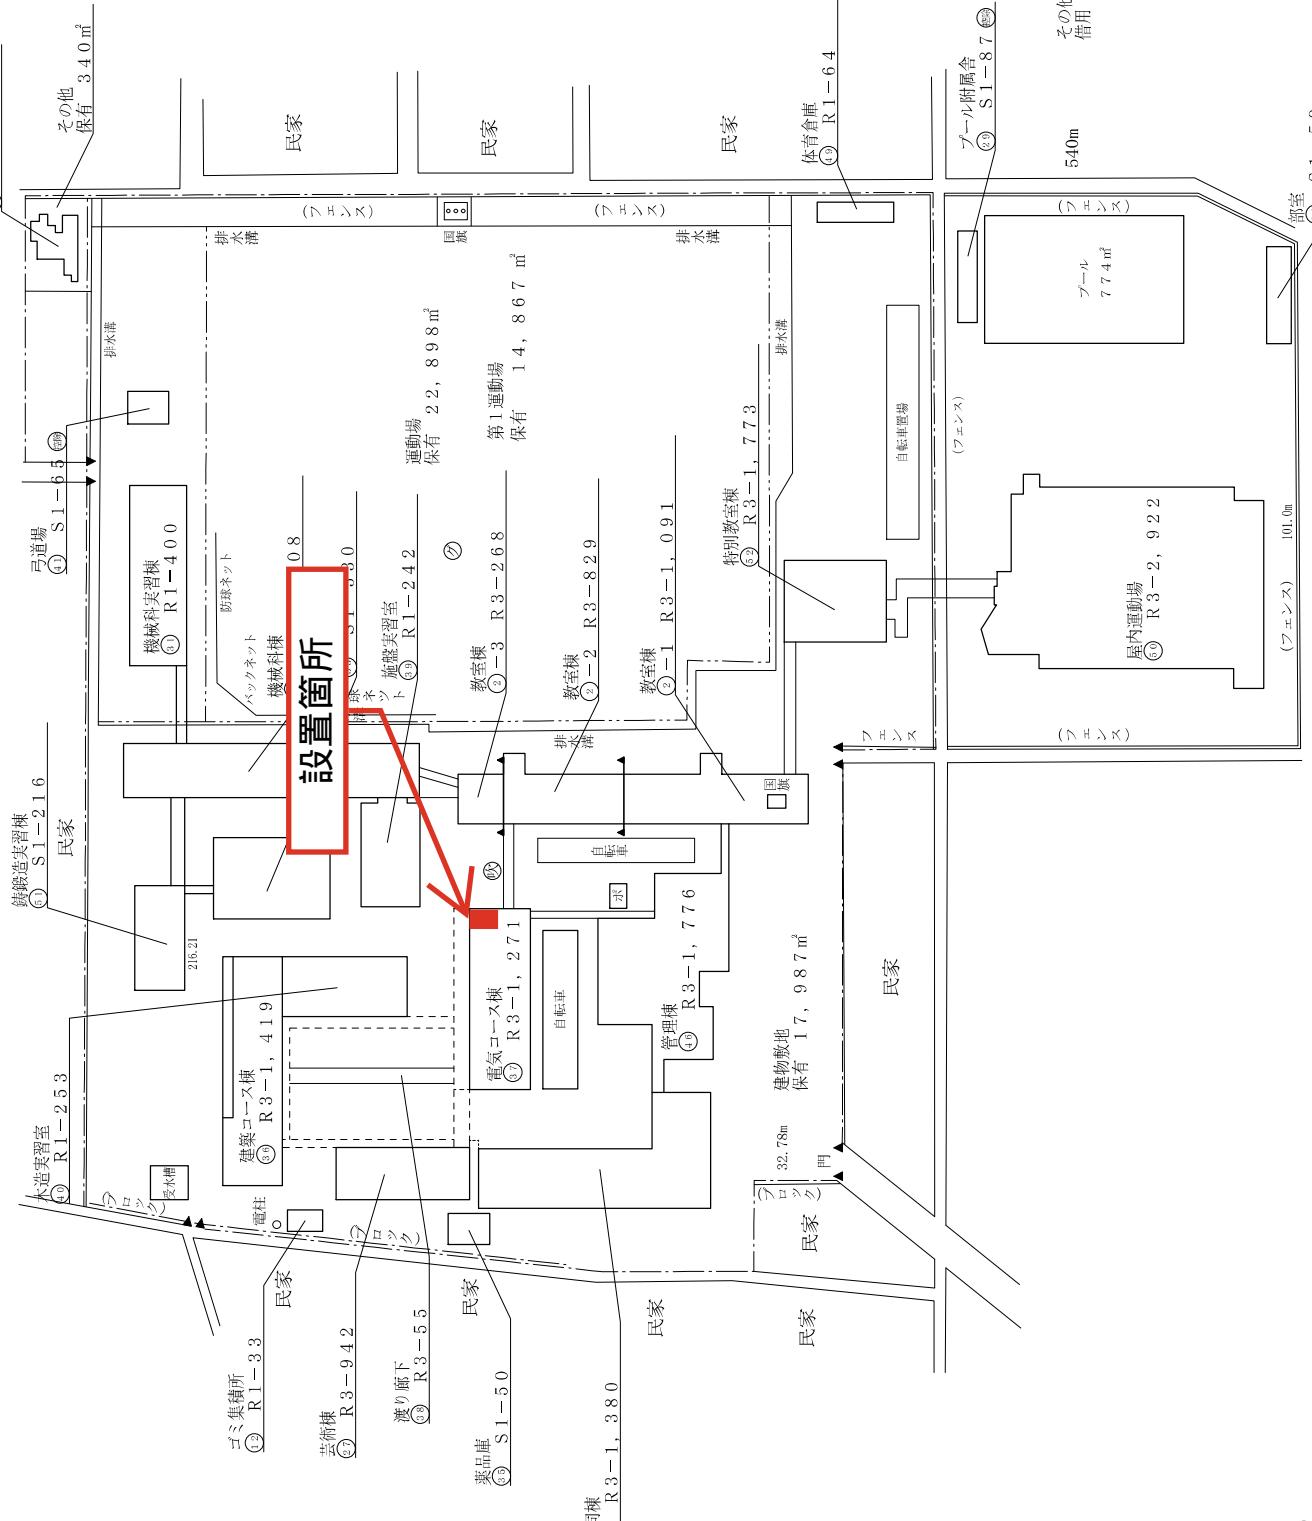


方 位

平面図		縮尺	1/600 (B4)	学校名	水俣高等学校	調査番号	(学年)	5529	整備番号	0041-6
(令和6年度)										


⑥ 全 3階 建築コース棟 ⑦

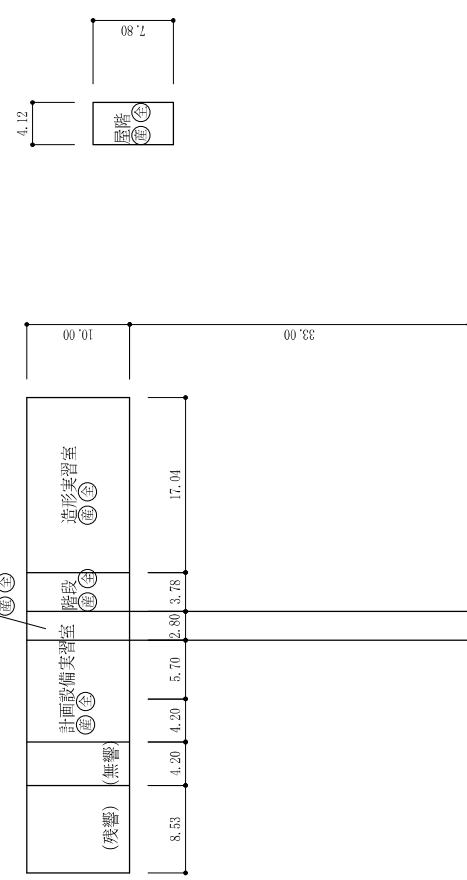

⑥ 全 4階

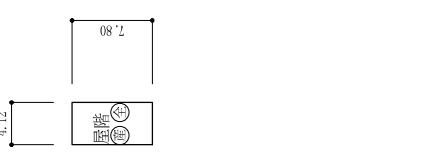


⑦ 全 3階 電気コース棟

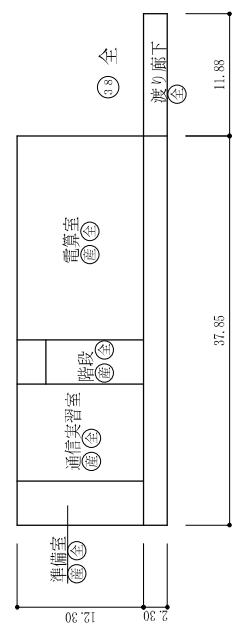


⑦ 全 4階 電気コース棟


⑦ 全 2階 電気コース棟

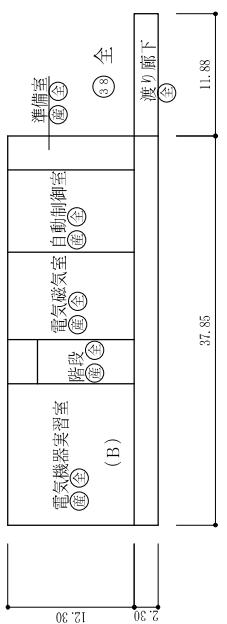

⑦ 全 1階 電気コース棟

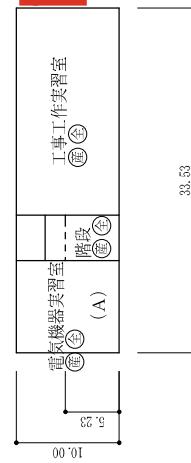

設置場所

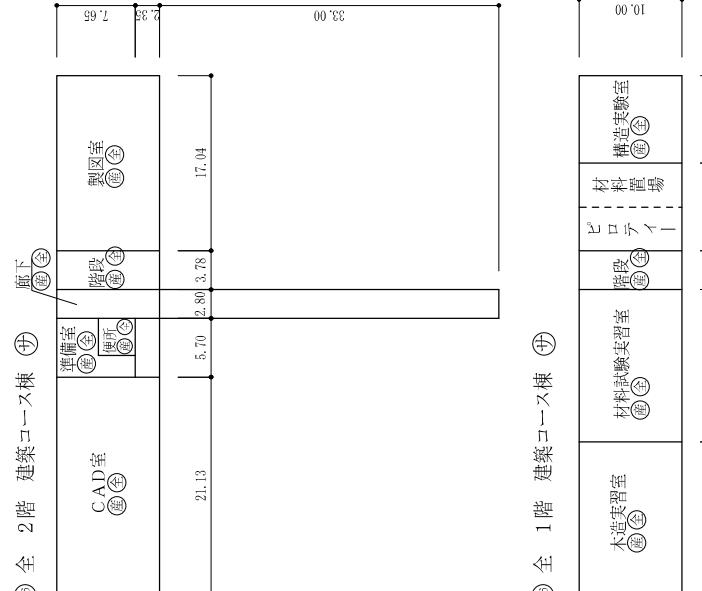

⑥ 全 1階 建築コース棟 ⑦